

SZKIC SYTUACYJNY

Obr. ewid. MOKRZEC (0018):
 Jedn. ewid. Potworów Gmina wiejska (142305_2):
 m. MOKRZEC, poczta 26-414 Potworów,
 gm. Potworów, pow. Przysuski, woj. Mazowieckie.
 SKALA 1:1000

LEGENDA:


- OGRODZENIE OCZYSZCZALNI
- OBSZAR DZIAŁKI
- GRANICA DZIAŁKI
- BRAMA WJAZDOWA
- PROJ. BUDYNKI
- PROJ. OBIEKTY BUDOWLANE
- PROJ. UTWARDZENIE
- PROJ. UTWARDZENIE - CHODNIKI

UZBROJENIE:

- SIEĆ KANALIZACJI SANITARNEJ
- KANALIZACJA SANITARNA GRAW.
- KANALIZACJA TŁOCZNA
- KAN. TŁ. - OSADY ŚCIEKOWE
- KAN. - ŚCIEKI OCZYSZCZONE

OBIEKTY OCZYSZCZALNI ŚCIEKÓW:

- 01 - STUDNIA ZBIORCZA ŚCIEKÓW Z SIECI
- 02 - PUNKT ZLEWNY ŚCIEKÓW DOMOWYCH
- 03 - ZBIORNIK UŚREDNIAJĄCY ŚC. DOMOWYCH
- 04 - PRZEPOMPOWNIA ŚCIEKÓW SUROWYCH Z SITEM PIONOWYM
- 05 - KONTENER PODCZYSZCZANIA MECHANICZNEGO
- 06 - STUDNIA ROZDZIELCZA
- 07 - ZBIORNIKI RETENCYJNE
- 08 - OCZYSZCZALNIA BIOLOGICZNA (2 CIĄGI TECHN.)
- 09 - ZBIORNIK STABILIZACJI TLENOWEJ OSADÓW
- 10 - STACJA DMUCHAW
- 11 - STUDNIA ZBIORCZA
- 12 - STUDNIA POMIAROWA ŚC. OCZYSZCZONYCH
- 13 - PRZEPOMPOWNIA ŚC. OCZYSZCZONYCH
- 14 - BUDYNEK KONTENEROWY ODWADNIANIA OSADÓW
- 15 - WIATA MAGAZYNOWANIA OSADÓW
- 16 - AGREGAT PRADOTWÓRCZY
- 17 - BUDYNEK DYSPOZYTORNI
- 18 - WYLOT ŚCIEKÓW OCZYSZCZONYCH DO RZ. WIĄZOWNICA ZE STUDNIA ROZPRĘŻNĄ (działka drogi powiatowej)

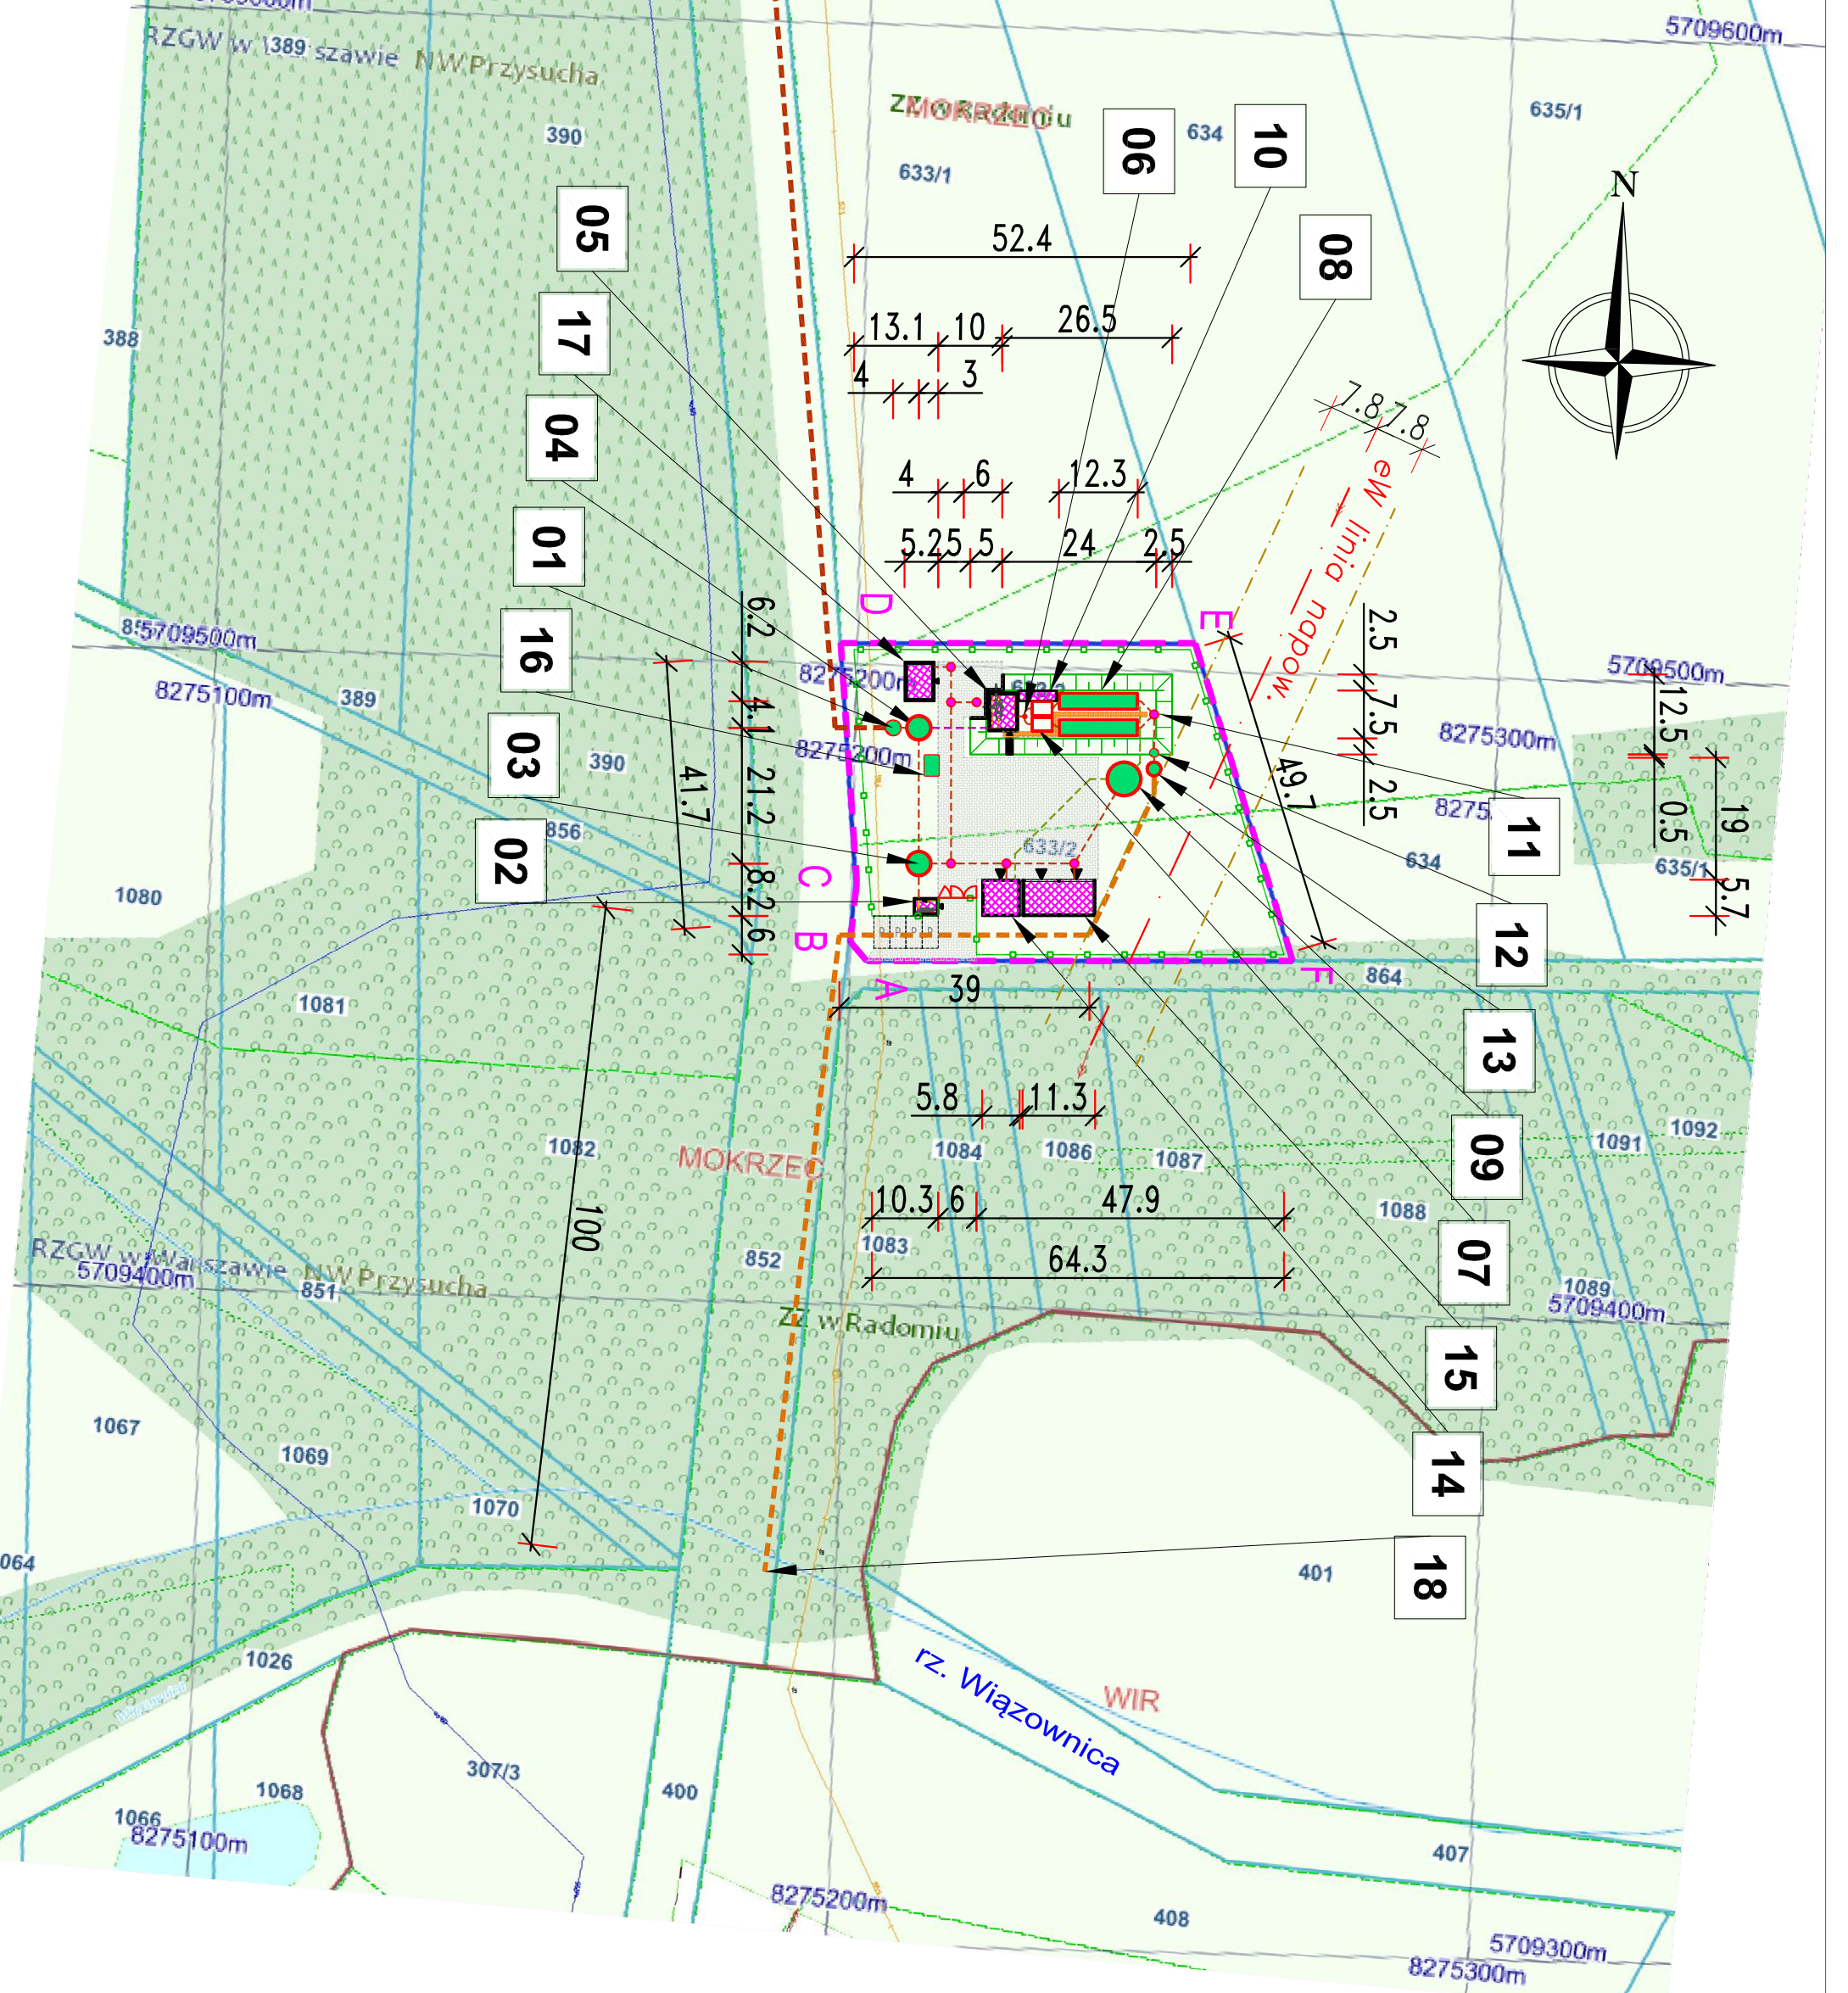

ELEKTR. PROJEKTANT		KONSTR. PROJEKTANT		ARCHITEKT. PROJEKTANT		SANITARNA PROJEKTANT	
						VIKTAR SIMANENKA	
						PMBS/17	
						c.d.p., wert. gaz. wodoc. i handl.	
BRANŻA		INDEKS		WERSJA		WERSJA	
SANITARNA		PTU GMI POTWORÓW		Mapa zasadnicza z dnia			
CEL PROJEKTU		FAZA PROJEKTU		DATA		WERSJA	
Program funkcjonalno-użytkowy		ETA P PROJEKTU		07.02.2023		V.1	
NAZWA RYSUNKU		SKALA		DATA		WERSJA	
SZKIC SYTUACYJNY		1:1000		07.02.2023		V.1	
OCZYSZCZALNIA ŚCIEKÓW						Z-01	
ADRES I NAZWA PROJEKTU		FIRMA PROJEKTOWA		ADRES I NAZWA INWESTORA		NUMER RYSUNKU	
BUDOWA SIECI KANALIZACJI SANITARNEJ WRAZ Z KONTENEROWĄ OCZYSZCZALNIĄ ŚCIEKÓW W M. MOKRZEC W TRYBIE ZAPROJEKTU I WYBUDU		GMINA POTWORÓW UL. RADOŃSKA 2A, 26-414 POTWORÓW POW. PRZYSUSKI, WOJ. MAZOWIECKIE		GMINA POTWORÓW UL. RADOŃSKA 2A, 26-414 POTWORÓW POW. PRZYSUSKI, WOJ. MAZOWIECKIE		Z-01	
obr. ewid. Mokrzec (00111)		Jedn. ewid. Potworów - gmina wiejska (142305_2)		Jedn. ewid. Potworów - poczta 26-414 Potworów, pow. Przysuski, woj. Mazowieckie			